



UL. BATOREGO 108A

INWENTARYZACJA

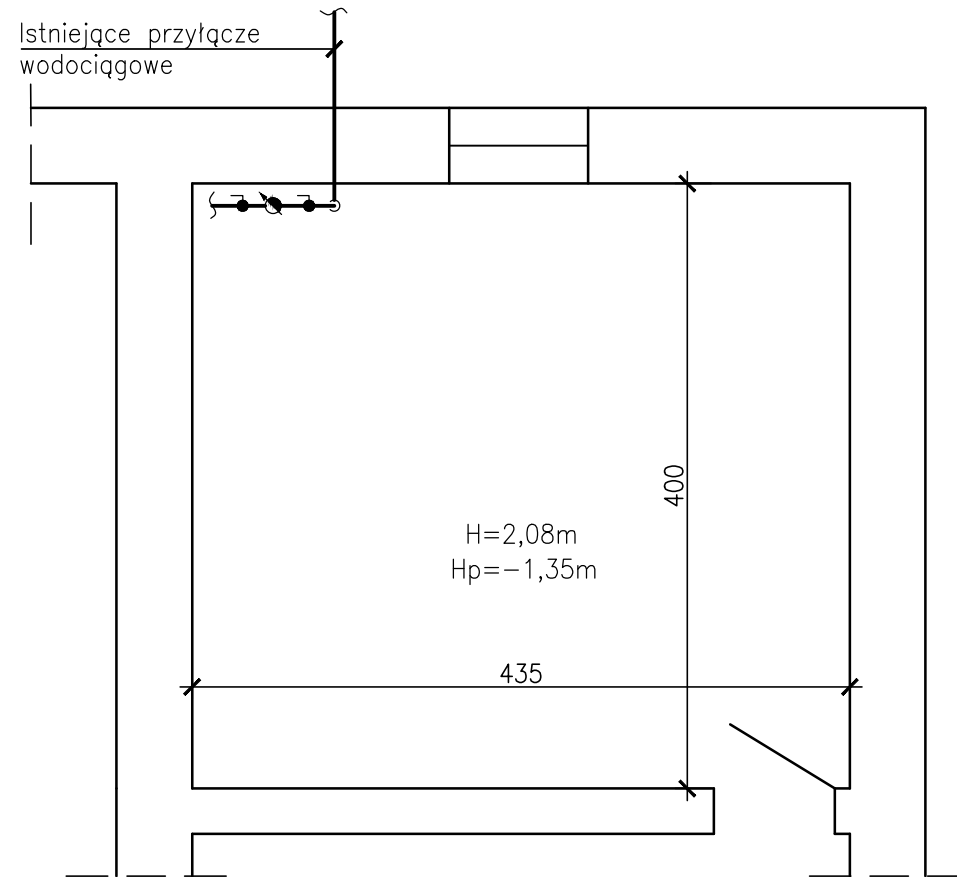

PROJEKT

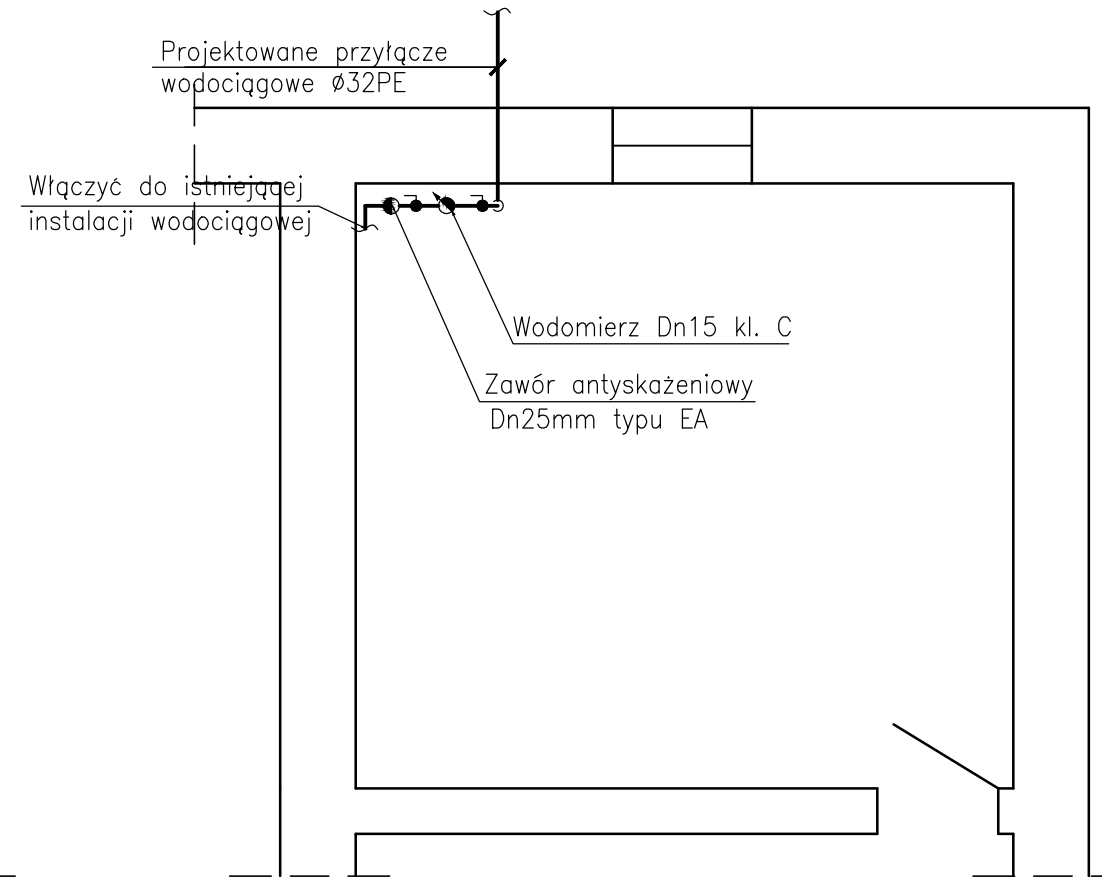

proinstal OGRZEWANIE WENTYLACJA KLIMATYZACJA 65-137 ZIELONA GÓRA, UL. POZNAŃSKA 9			Nr rys. 16
Objekt: Budowa sieci wodociągowej wraz z przyłączami			Skala: 1:50
Adres: Zielona Góra, ul. Batorego			Data: 06.2017
Przedmiot: RZUT POMIESZCZENIA WODOMIERZOWEGO UL. BATOREGO 108A			
Wykonawcy opracowania	Nr uprawnień / specjalność	Podpis:	
Projektował: mgr inż. Anna Romejko	44/05/ZG instalacyjna w zakresie sieci, instalacji i urządzeń ciepłych, wentylacyjnych, gazowych, wodociągowych i kanalizacyjnych	 	
Sprawdził: inż. Kazimierz Ciechociński	171/85/ZG instalacyjno-inżynierska		