



UL. BATOREGO 100B

INWENTARYZACJA

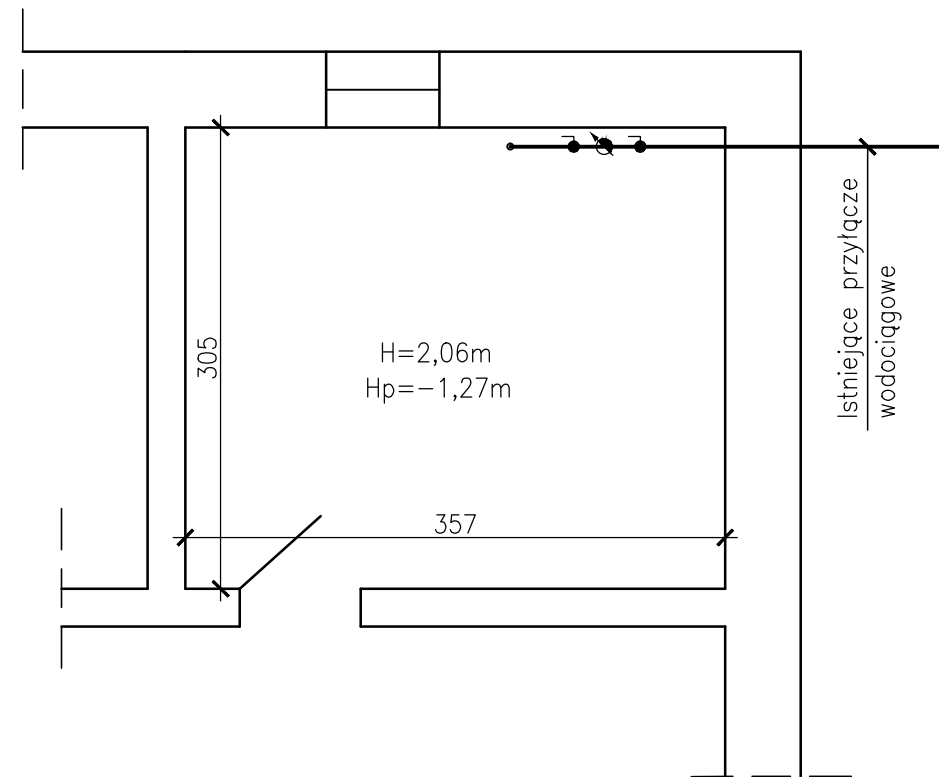

PROJEKT

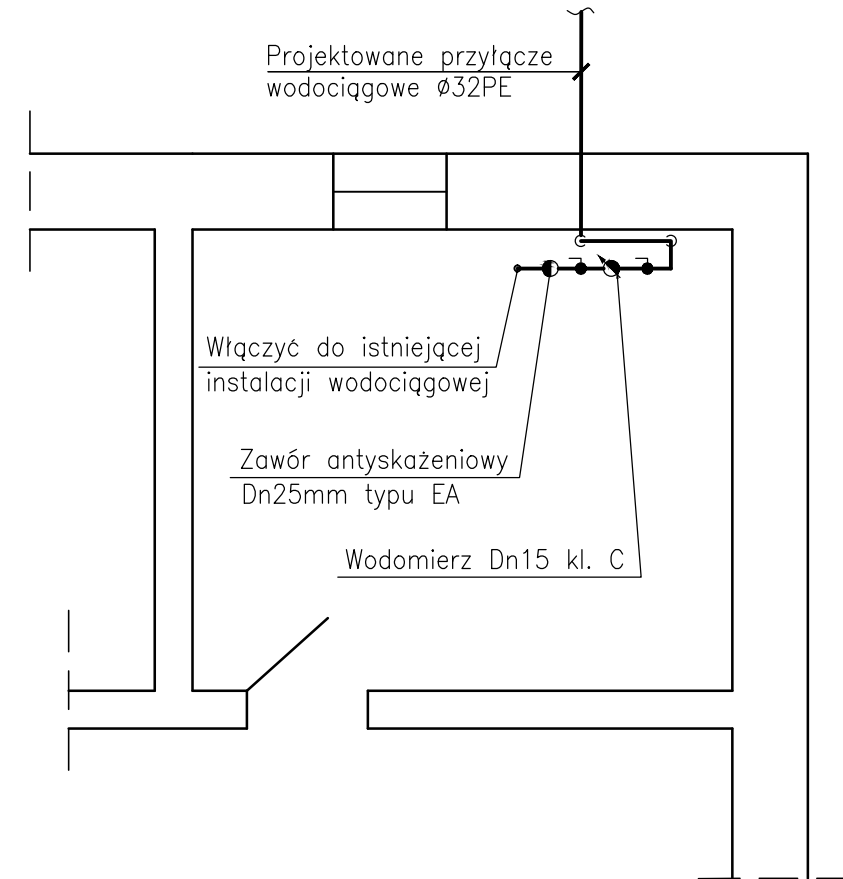

<b>proinstal</b> OGRZEWANIE WENTYLACJA KLIMATYZACJA 65-137 ZIELONA GÓRA, UL. POZNAŃSKA 9			Nr rys. <b>9</b>
Objekt: Budowa sieci wodociągowej wraz z przyłączami			Skala: 1:50
Adres: Zielona Góra, ul. Batorego			Data: 06.2017
Przedmiot: <b>RZUT POMIESZCZENIA WODOMIERZOWEGO UL. BATOREGO 100B</b>			
Wykonawcy opracowania		Nr uprawnień / specjalność	Podpis:
Projektował:	mgr inż. Anna Romejko	44/05/ZG instalacyjna w zakresie sieci, instalacji i urządzeń cieplnych, wentylacyjnych, gazowych, wodociągowych i kanalizacyjnych	<i>Anna Romejko</i>
Sprawdził:	inż. Kazimierz Ciechociński	171/85/ZG instalacyjno-inżynierska	<i>Kazimierz Ciechociński</i>