



ZESTAWIENIE POMIESZCZEŃ

NR	NAZWA POMIESZCZENIA	POW.
01	PRZEDSIONEK	6,47m ²
02	MAGAZYN	6,00 m ²
03	PRZYJIMOWANIE PRÓBEK I PRZECHOWYWANIE	13,01 m ²
04	PRZYGOTOWYWANIE PRÓBEK	17,04m ²
05	PRACOWNIA CHEMICZNA METOD KLASYCZNYCH	36,38 m ²
06	MINERALIZACJA SPALANIE SUSZENIE	18,99 m ²
07	PRACOWNIA METOD INSTRUMENTALNYCH BZT 5	36,55m ²
08	POMIESZCZENIE WAG	9,78 m ²
09	SZATNIA	8,46 m ²
10	POMIESZCZENIE SOCJALNE	9,11 m ²
11	ŁAZIENKA	6,60 m ²
12	ZMYWALNIA	11,93 m ²
13	BIURO OBSŁUGI INTERESANTÓW	13,54 m ²
14	KORYTARZ	17,44 m ²
	RAZEM	219,30 m ²

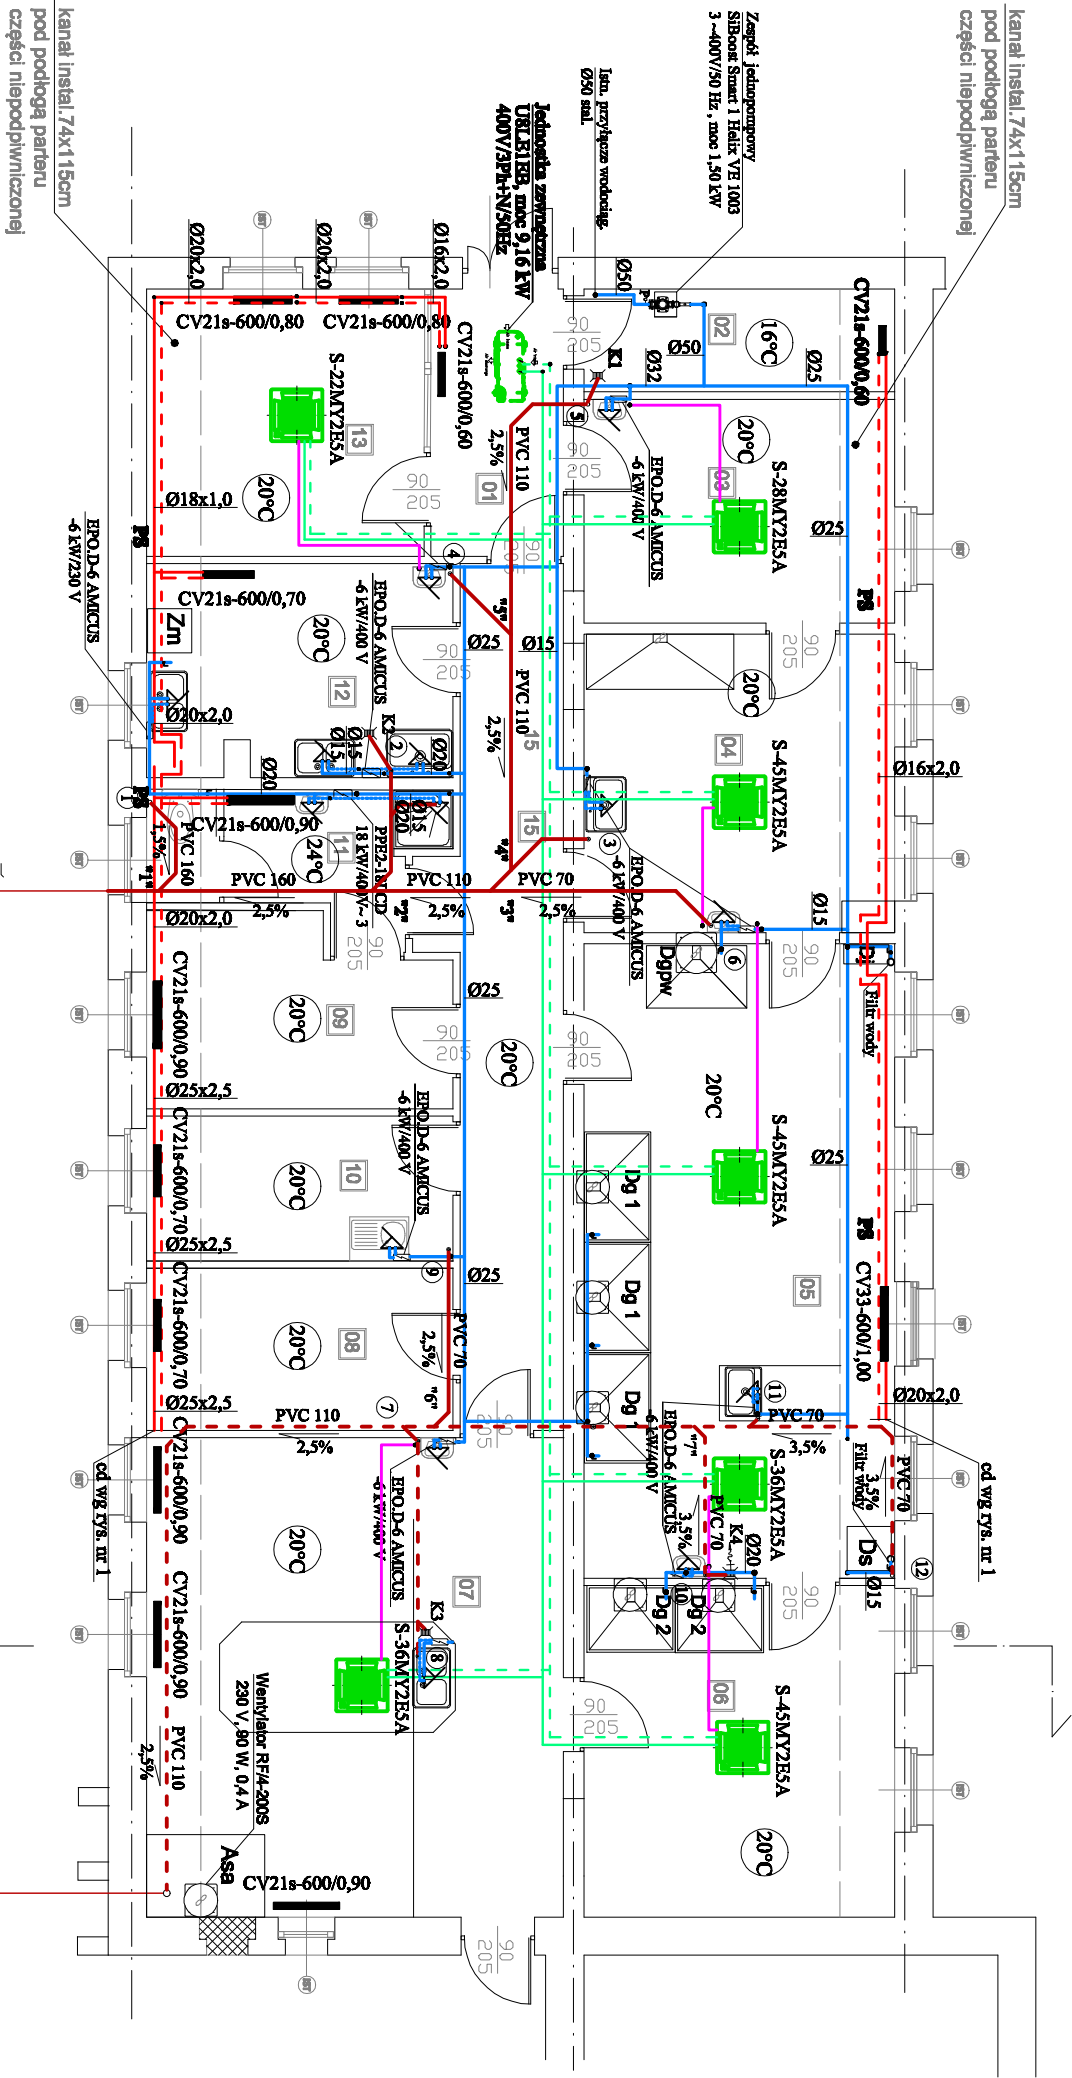

RZUT BUDOWLANY
SKALA 1:100

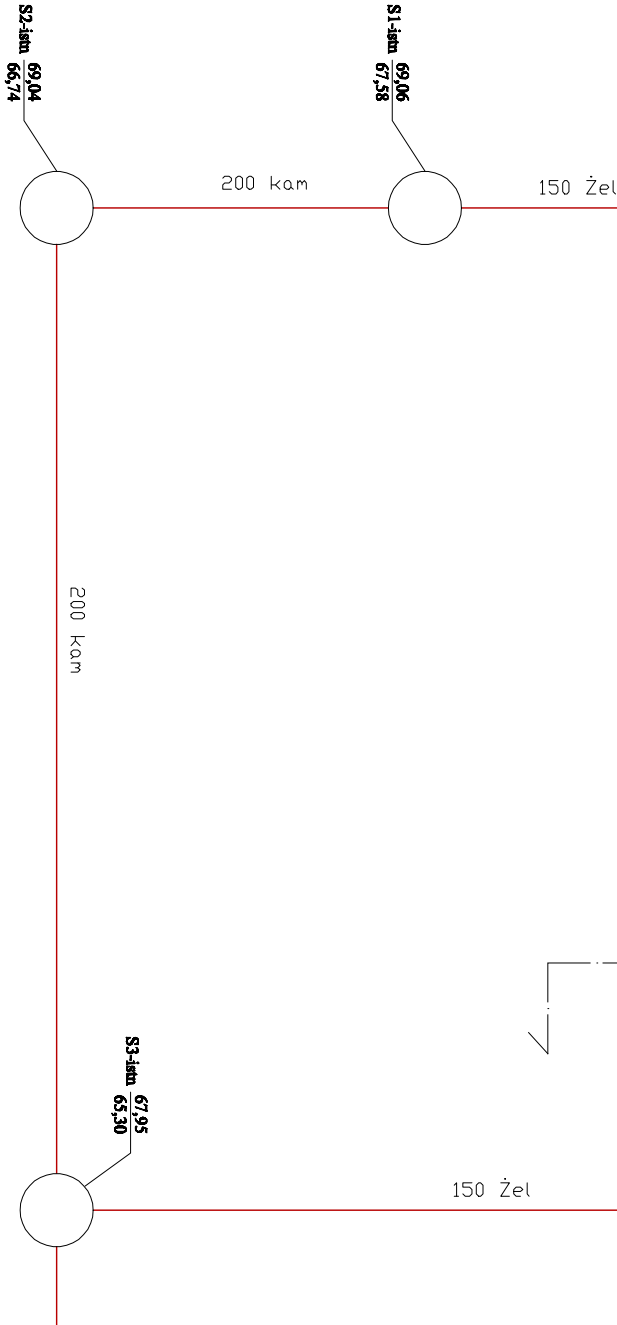

PRACOWNIA PROJEKTOWO-KONSTRUKCYJNA 65-548 Zielona Góra , ul. Augustowska 7/3			
Inwestycja: REMONT I ZMIANA SPOSOBU UŻYTKOWANIA CZĘŚCI BUDYNKU WARSZTATOWO-SOCJALNEGO NA POMIESZCZENIA LABORATORIUM BADAWCZEGO ZWIĘK Centralne Ujęcie Wody w Zielonej Górze -Zawadzie, dz. nr 1210/1			
Rodzaj opracowania: PROJEKT WYKONAWCZY - INST. SANTARNE			
Inwestor: Zielonogórskie Wodociągi i Kanalizacja Sp. z o.o. Zielona Góra, al. Zjednoczenia 110a			
Nazwa rysunku:		Data i podpis:	Skala:
RZUT PARTERU - Inst. wod.-kan., co i klimatyzacji		VIII 2018	1:100
ARCHITECTURA mgr inż. arch. Mściśław Olszowski upr 2/82/Zg			RYS. NR 2
SPRAWDZ			
INST. SANITARNE tech. Tadeusz Kołodziejczyk upr 83/81/ZG			NR STR
ASYSTENT mgr inż. Monika Sidorczyk			