


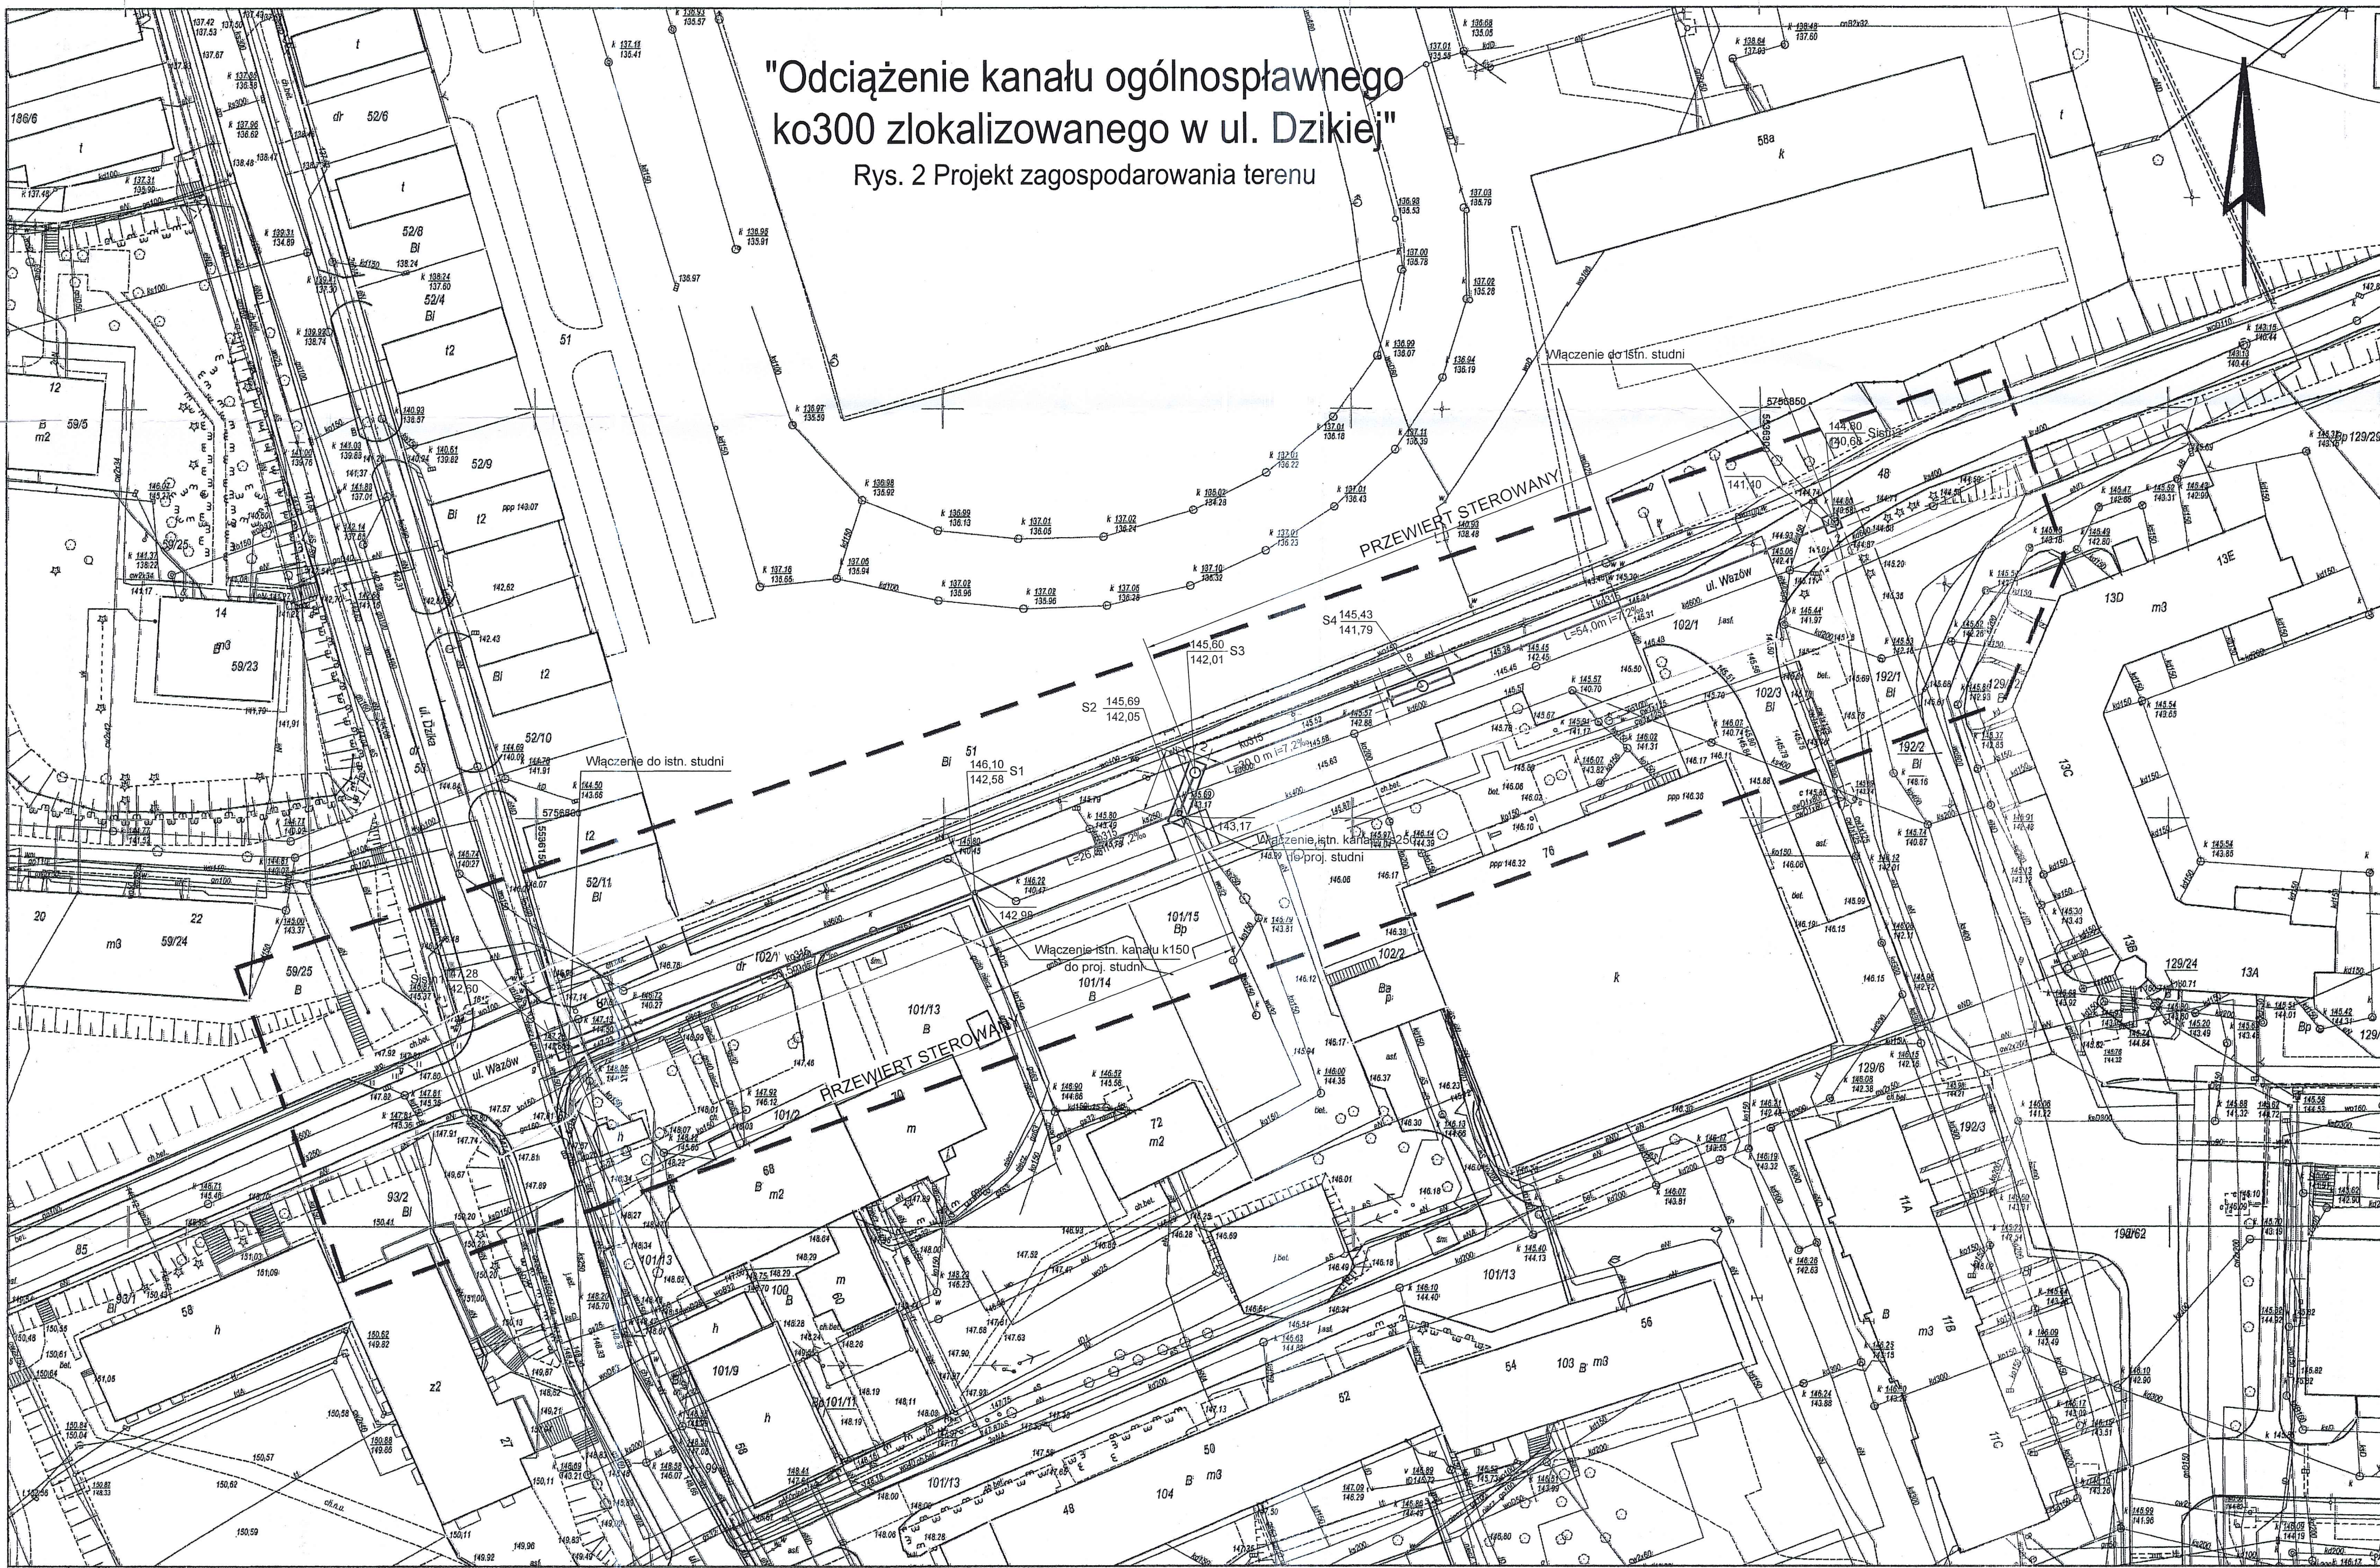

"Odciażenie kanału ogólnospławnego ko300 zlokalizowanego w ul. Dzikiej"
Rys. 2 Projekt zagospodarowania terenu

MAPA DO CELÓW PROJEKTOWYCH
Objekt: Zielona Góra ul. Wazów
Gmina: Zielona Góra
Obręb: 0016- Zielona Góra
Numer jednostki ewidencyjnej: 086201_1 – obszar miejski
Powiat: m. Zielona Góra
Województwo: lubuskie

Skala: 1 : 500
Układ współrzędnych: 2000/15
Poziom odniesienia wysokości: Kronsztadt 86
Id. zgłoszenia: DR-GE.6640.1413.2016.MR

Mapę do celów projektowych sporządzono przy wykorzystaniu:
1. Map zasadnicze w skali 1:500, układ 2000/15 – sekcje: 5.167.25.18.2.1, 5.167.25.18.2.3
2. Granice i nr działek ewidencyjnych według danych MODGIK w Zielonej Górze z dnia 19.12.2016

Informacje dodatkowe:
1. linia przerywana- zakres pomiaru.
2. Nie wykluza się istnienia w terenie również uzbrojenia, o którym brak było informacji branżowych i nie zostało odnalezione w czasie inwentaryzacji geodezyjnej.
3. Mapa do celów projektowych została wykonana bez ustalenia obciążeń służebności gruntowych.
4. W zakresie opracowania brak projektowanych sieci uzbrojenia terenu.

Data opracowania mapy: 30.12.2016

Kierownik jednostki wykonawstwa geodezyjnego,
Piotr Ziński, nr uprawnień: 18243, zakres: I

Nazwa jednostki wykonawstwa geodezyjnego.

Poswiadcza się, że niniejszy dokument został sporządzony w wyniku prac geodezyjnych i kartograficznych, których rezultaty zawiera oparcie techniczne oparte na danych materiałach państwowego zasobu geodezyjnego i kartograficznego.

PREZYDENT MIASTA ZIELONA GÓRA
(Główny urzędnik państwowy z siedzibą w Zielonej Górze)

P.0882.2016.1535
(Inzynier geodezyjny z tytułem inżyniera geodety)

28-12-2016
(Data wpisania do rejestru)

mgr inż. Mirosław Wójcik
Burmistrz Miasta Zielona Góra

 
LEGENDA

- PROJ. KANAŁ OGÓLNOŚPLAWNY DN300
- PROJ. STUDZIENKA BETONOWA DN1200
- PROJ. STUDZIENKA TWORZYWYWA DN600
- PROJ. KOMORA ROBOCZA

Urząd Miasta Zielona Góra
zainteresowany w projekcie zagospodarowania terenu
dokumentacja projektowa nr 2

Lo de
DI -DP-WL 7m. 5. 31. 20m. w
Pa 55 3704809

URZĄD MIASTA
Zielona Góra

ESKO PiS s.c. ul. Sikorskiego 19, 65-454 Zielona Góra tel. (68) 451-85-86, fax (68) 451-85-85 e-mail: sekretariat@esko.org.pl		 ESKO Przedsiębiorstwo Inżynierii Środowiska s.c.	
Inwestor:		"Zielonogórskie Wodociągi i Kanalizacja" Sp. z o.o. ul. Zjednoczenia 110 A, 65-120 Zielona Góra	
Zadanie inwestycyjne:		"Odciażenie kanału ogólnospławnego ko300 zlokalizowanego w ul. Dzikiej"	
Objekt:		KANAL OGÓLNOŚPLAWNY DN300	
Adres obiektu:		działka nr 85, 102/1, 48 - obręb 19 ZIELONA GÓRA	
Stadium projektu:		PROJEKT BUDOWLANY	
Branda:		TECHNOLOGICZNA	
Tytuł rysunku:		PROJEKT ZAGOSPODAROWANIA TERENU	
Imię i nazwisko:		Numer uprawnień:	Skala: 1:500
Projektował: mgr inż. Andrzej Baczański		14/93/ZG specjalność: instalacyjna	Rys. nr. 2 
Sprawdził: mgr inż. Bożena Markowska		16/2000/GW specjalność: instalacyjna	