


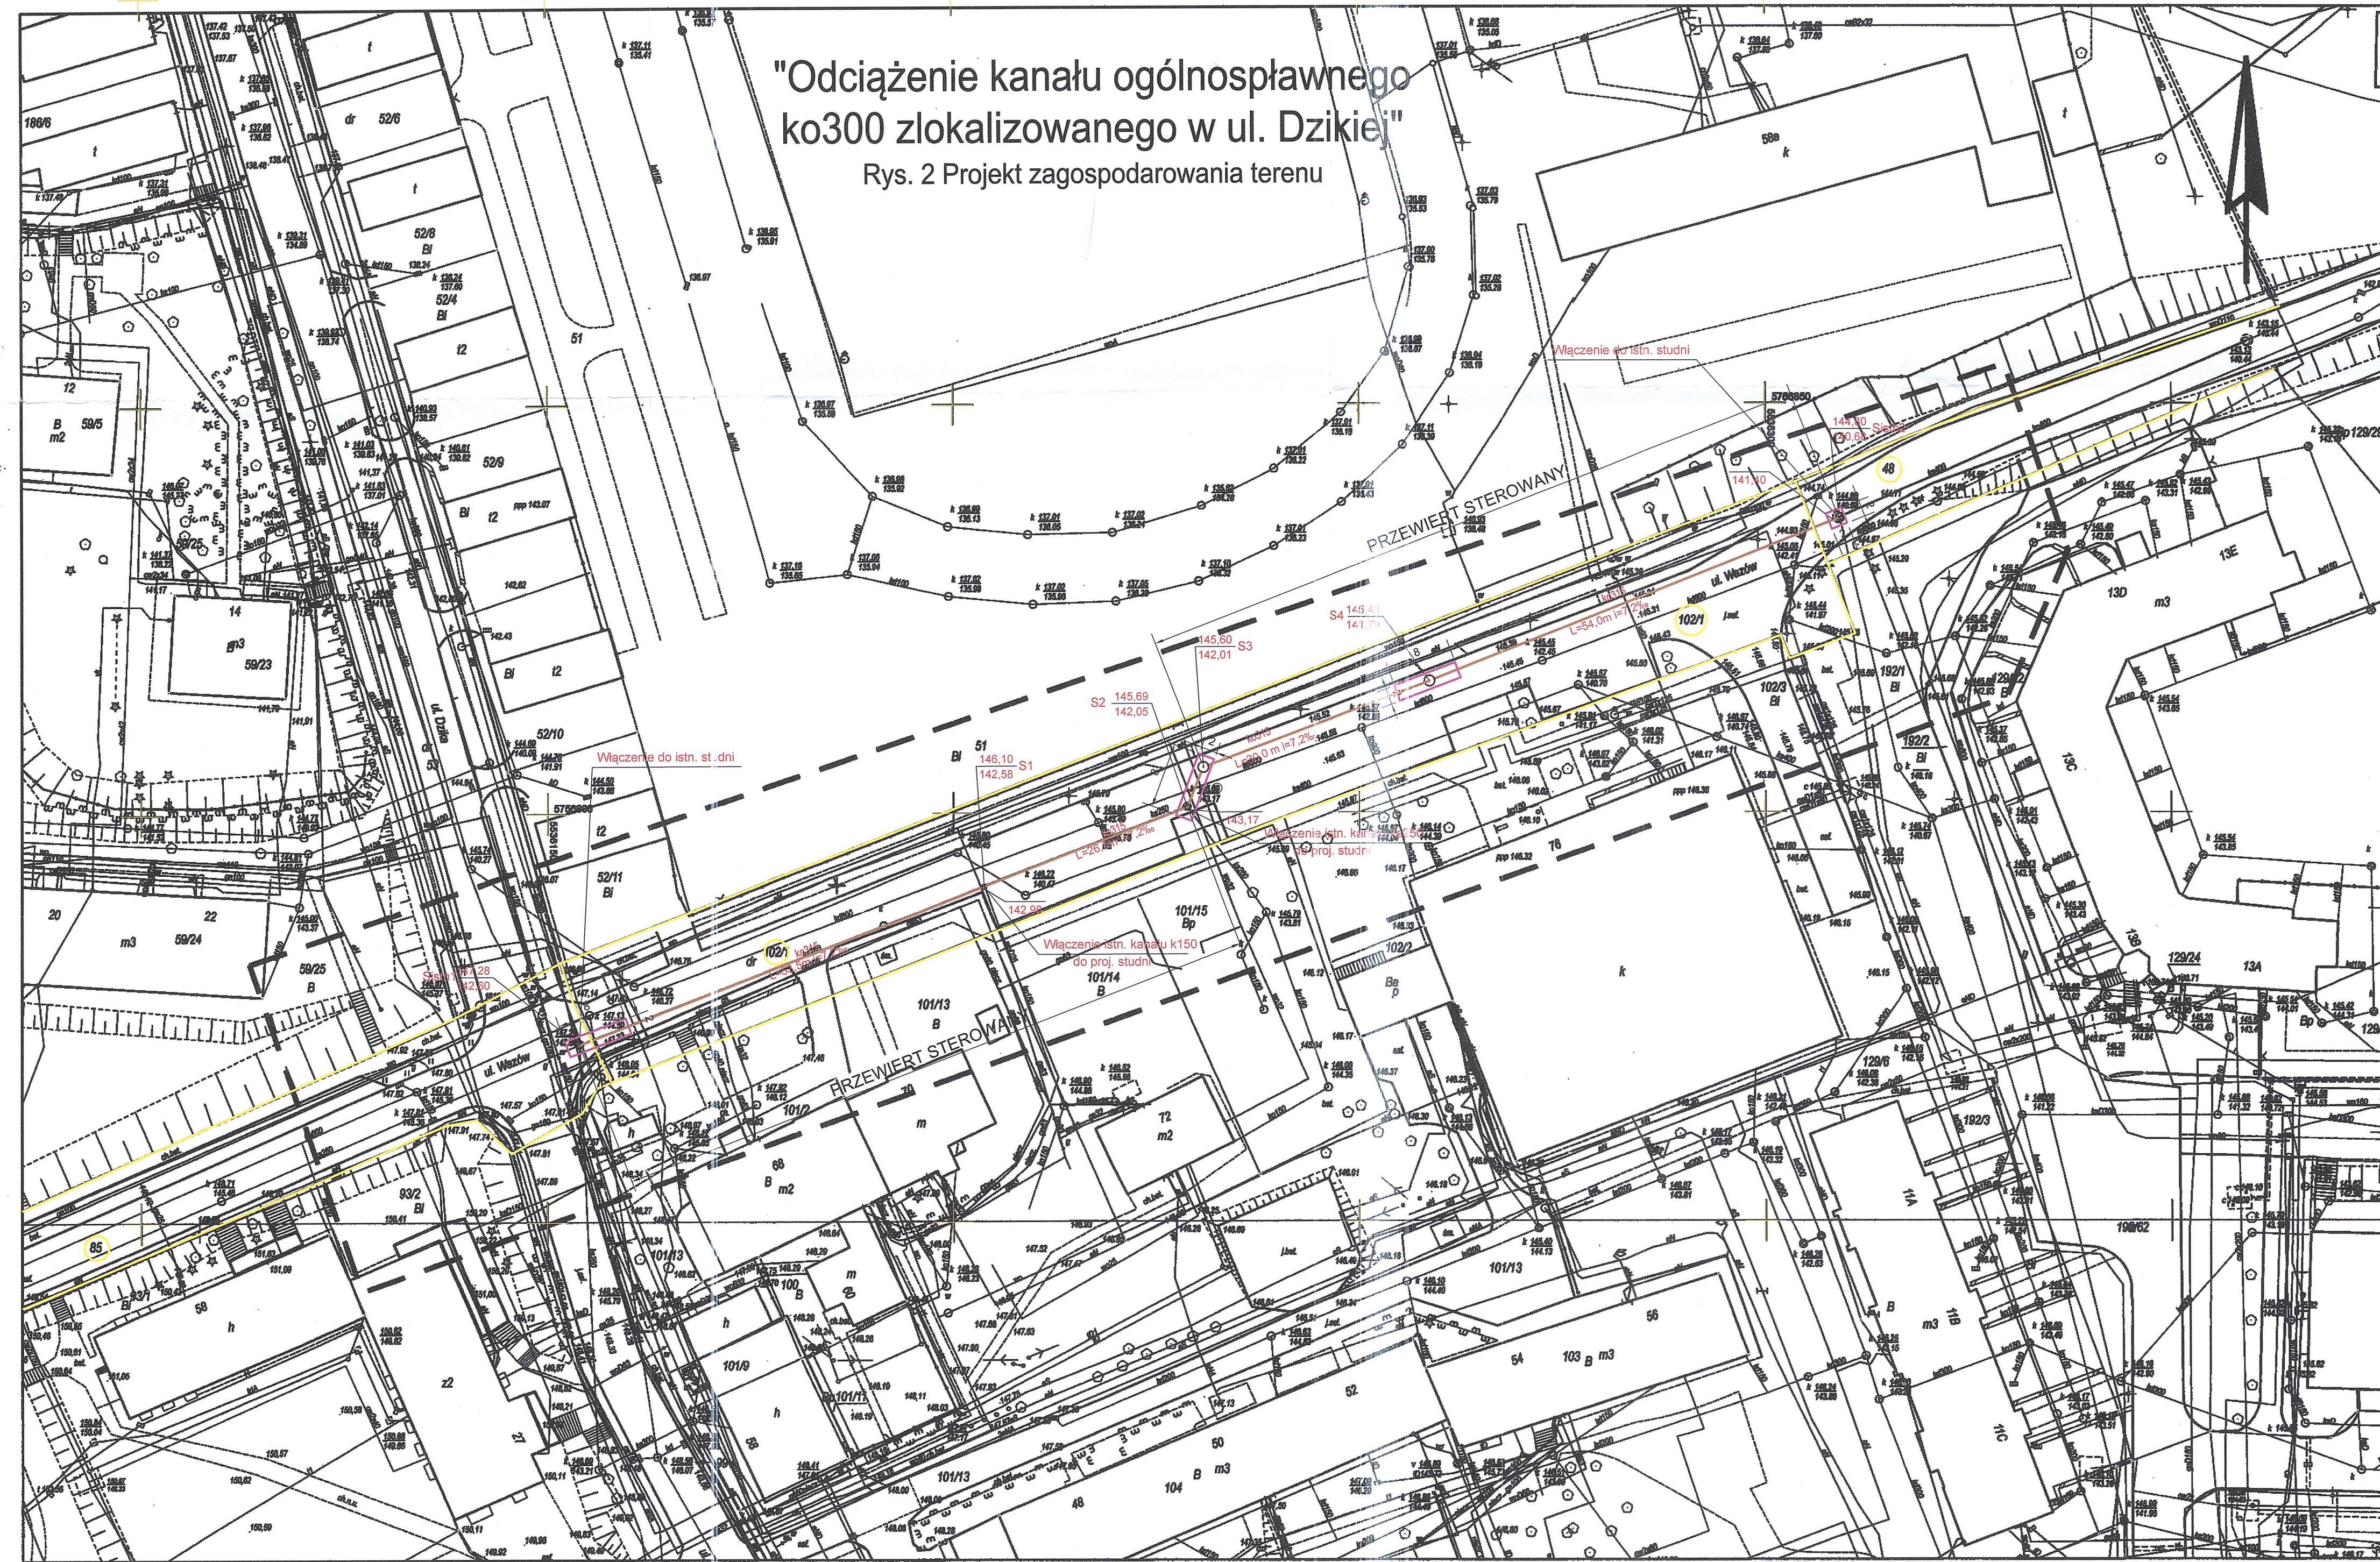

"Odciążenie kanału ogólnospławnego
ko300 zlokalizowanego w ul. Dzikiej"

Rys. 2 Projekt zagospodarowania terenu

MAPA DO CELÓW PROJEKTOWYCH
Objekt: Zielona Góra ul. Wąsów
Gmina: Zielona Góra
Obręb: 0016- Zielona Góra
Numer jednostki ewidencyjnej: 086201_I - obszar miejski
Powiat: m. Zielona Góra
Województwo: lubuskie

Id. zgłoszenia: DR-GE.6640.1413.2016.MR
Mapę do celów projektowych sporządzono przy wykorzystaniu:
1. Map zasadnicze w skali 1:500, układ 2000/15 - sekcje: 5.167.25.18.2.1, 5.167.25.18.2.3
2. Granice i nr działek ewidencyjnych według danych: MODGHK w Zielonej Górze z dnia 19.12.2016

Informacje dodatkowe:
1. Linia przerywana - zakres pomiaru.
2. Nie wyklucza się istnienia w terenie również ukształtowania, o którym brak było informacji branszowych i nie zostało odnotowane w czasie inwenturyzacji geodezyjnej.
3. Mapa do celów projektowych została wykonana bez uwzględnienia obciążeń szkodliwości gruntowych.
4. W zakresie opracowania brak projektowanych sieci ukształtowania terenu.

Data opracowania mapy: 30.12.2016

Kierownik jednostki wykonawstwa geodezyjnego,
Piotr Ziadek, nr uprawnień: 18245, zakres: 1

Nazwa jednostki wykonawstwa geodezyjnego.

 
Poświadczam, że niniejszy dokument został
opracowany w wyniku prac geodezyjnych
i kartograficznych, których rezultaty zawiera
opis techniczny wpisany do ewidencji
materiałów państwowego zasobu geodezyjnego
i kartograficznego.
PREZYDENT MIASTA ZIELONA GÓRA
(Organ prowadzący państwowy zasób geodezyjny i kartograficzny)
P.0862 2016.1535
(Identyfikator ewidencyjny materiału zasobu - opis techniczny)
28-12-2016
mgr inż. Mirosław Kłosa
Biuro Geodezji i Kartografii
Gdańsk Wilejski

Za zgodność kopii mapy do celów projektowych
z oryginałem
mgr inż. Andrzej Baczański

LEGENDA

- PROJ. KANAŁ OGÓLNOŚPLAWNY DN300
- PROJ. STUDZIENKA BETONOWA DN1200
- PROJ. STUDZIENKA TWORZYWOWA DN600
- PROJ. KOMORA ROBOCZA

URZĄD MIASTA
Zielona Góra

ESKO PiS s.c. ul. Sikorskiego 19, 65-454 Zielona Góra tel. (88) 451-85-88, fax (88) 451-85-85 e-mail: sekretariat@esko.org.pl		ESKO Przedsiębiorstwo Inżynierii Środowiska s.c. 	
Investor:	"Zielonogórskie Wodociągi i Kanalizacja" Sp. z o.o. ul. Zjednoczenia 110 A, 65-120 Zielona Góra		
Zadanie inwestycyjne:	"Odciążenie kanału ogólnospławnego ko300 zlokalizowanego w ul. Dzikiej"		
Objekt:	KANAL OGÓLNOŚPLAWNY DN300		
Adres obiektu:	działka nr 85, 102/1, 48 - obręb 19 ZIELONA GÓRA		
Stadium projektu:	PROJEKT BUDOWLANY TECHNOLOGICZNA		Skala: 1:500
Bransz:	PROJEKT ZAGOSPODAROWANIA TERENU		
Tytuł rysunku:	PROJEKT ZAGOSPODAROWANIA TERENU		Rys. nr: 2
Imię i nazwisko:		Numer uprawnień:	Podpisano:
Projektował: mgr inż. Andrzej Baczański		14/83/ZG specjalność: instalacyjna	 01.2017r.
Sprawdził: mgr inż. Bożena Markowska		16/2000/GW specjalność: instalacyjna	01.2017r.