

MAPA DO CELÓW PROJEKTOWYCH

Skala 1 : 500
m. Zielona Góra
jednostka ewidencyjna: 086201_1, Zielona Góra
nr identyfikatora obrębu: 086201_10038
ul. Kapiełowa dz. nr 28/2, 28/4, 28/14, 28/15, 28/16, 707 obręb 38

Mapa niniejsza wykonana na podstawie mapy syt. – wys. miasta Zielona Góra w skali 1:500
arkusze: 5.166.25.12.2.1 i 12.2.3 oraz pomiaru uzupełniającego wykonanego w dniu 08.02.2019 r.
przez geodetę uprawnionego Artura Kopalskiego (upr. nr 16880) zgodnie z Rozporządzeniem
Ministra Spraw Wewnętrznych i Administracji z dnia 9 listopada 2011 r.

Mapa została wykonana bez ustalania obciążeń służebnościami gruntowymi.

Mapa zawiera projektowane sieci uzbrojenia podziemnego (ZUWP).

Układ współrzędnych – 2000/15

Układ wysokości – Krosznadt 86

Linia przerywaną zaznaczono granice obszaru aktualizacji mapy.

Identyfikator zgłoszenia:

DR-GE.6640.96.2019.MR

opracował :

11.02.2019 r.

"ARKO" USŁUGI GEODEZYJNE
Artur Kopalski
66-165 Zielona Góra, ul. Armii Jagiellońskiej 9/14
Nr upr. zawodowych 16880, kom. 507 584 556
NIP 924-07-48-40 / e-mail: arko@arko.pl

Przedstawia się zgodność niniejszej kopii z treścią
materiału państwowego zasobu geodezyjnego
i mapowego państwowego zasobu geodezyjnego
Przebieg linii przerywaną
operat techniczny
P. 0862 2019 263
20-02-2019
z up. PREZYDENTA MIASTA
w Biurowym Geodezji i Katastru
uprawnienia geodezyjne nr 16880

Urząd Miasta Zielona Góra
zastępca Dyrektora
działu Geodezji i Katastru

Dr-PD 746.6.98.103.7C6
RLSS 45P742P

z up. PREZYDENTA MIASTA

mgr inż. Michał Szulc
Zastępca Dyrektora
Departamentu Zarządzania Drogami

Legenda:

zakres mapy do celów projektowych

granice działek

numer działki objętej inwestycją

projektowana sieć wodociągowa

ozn. projektowanego węzła sieci wodociągowej (np. trójnik)


ozn. projektowanego załamania sieci wodociągowej (np. kolano)

ozn. projektowanego hydrantu nadziemnego

projektowana kanalizacja sanitarna

projektowana studnia kanalizacji sanitarnej

obszar istniejącej jezdni oraz chodnik, który zostanie odtworzony
po zakończeniu robót sanitarnych

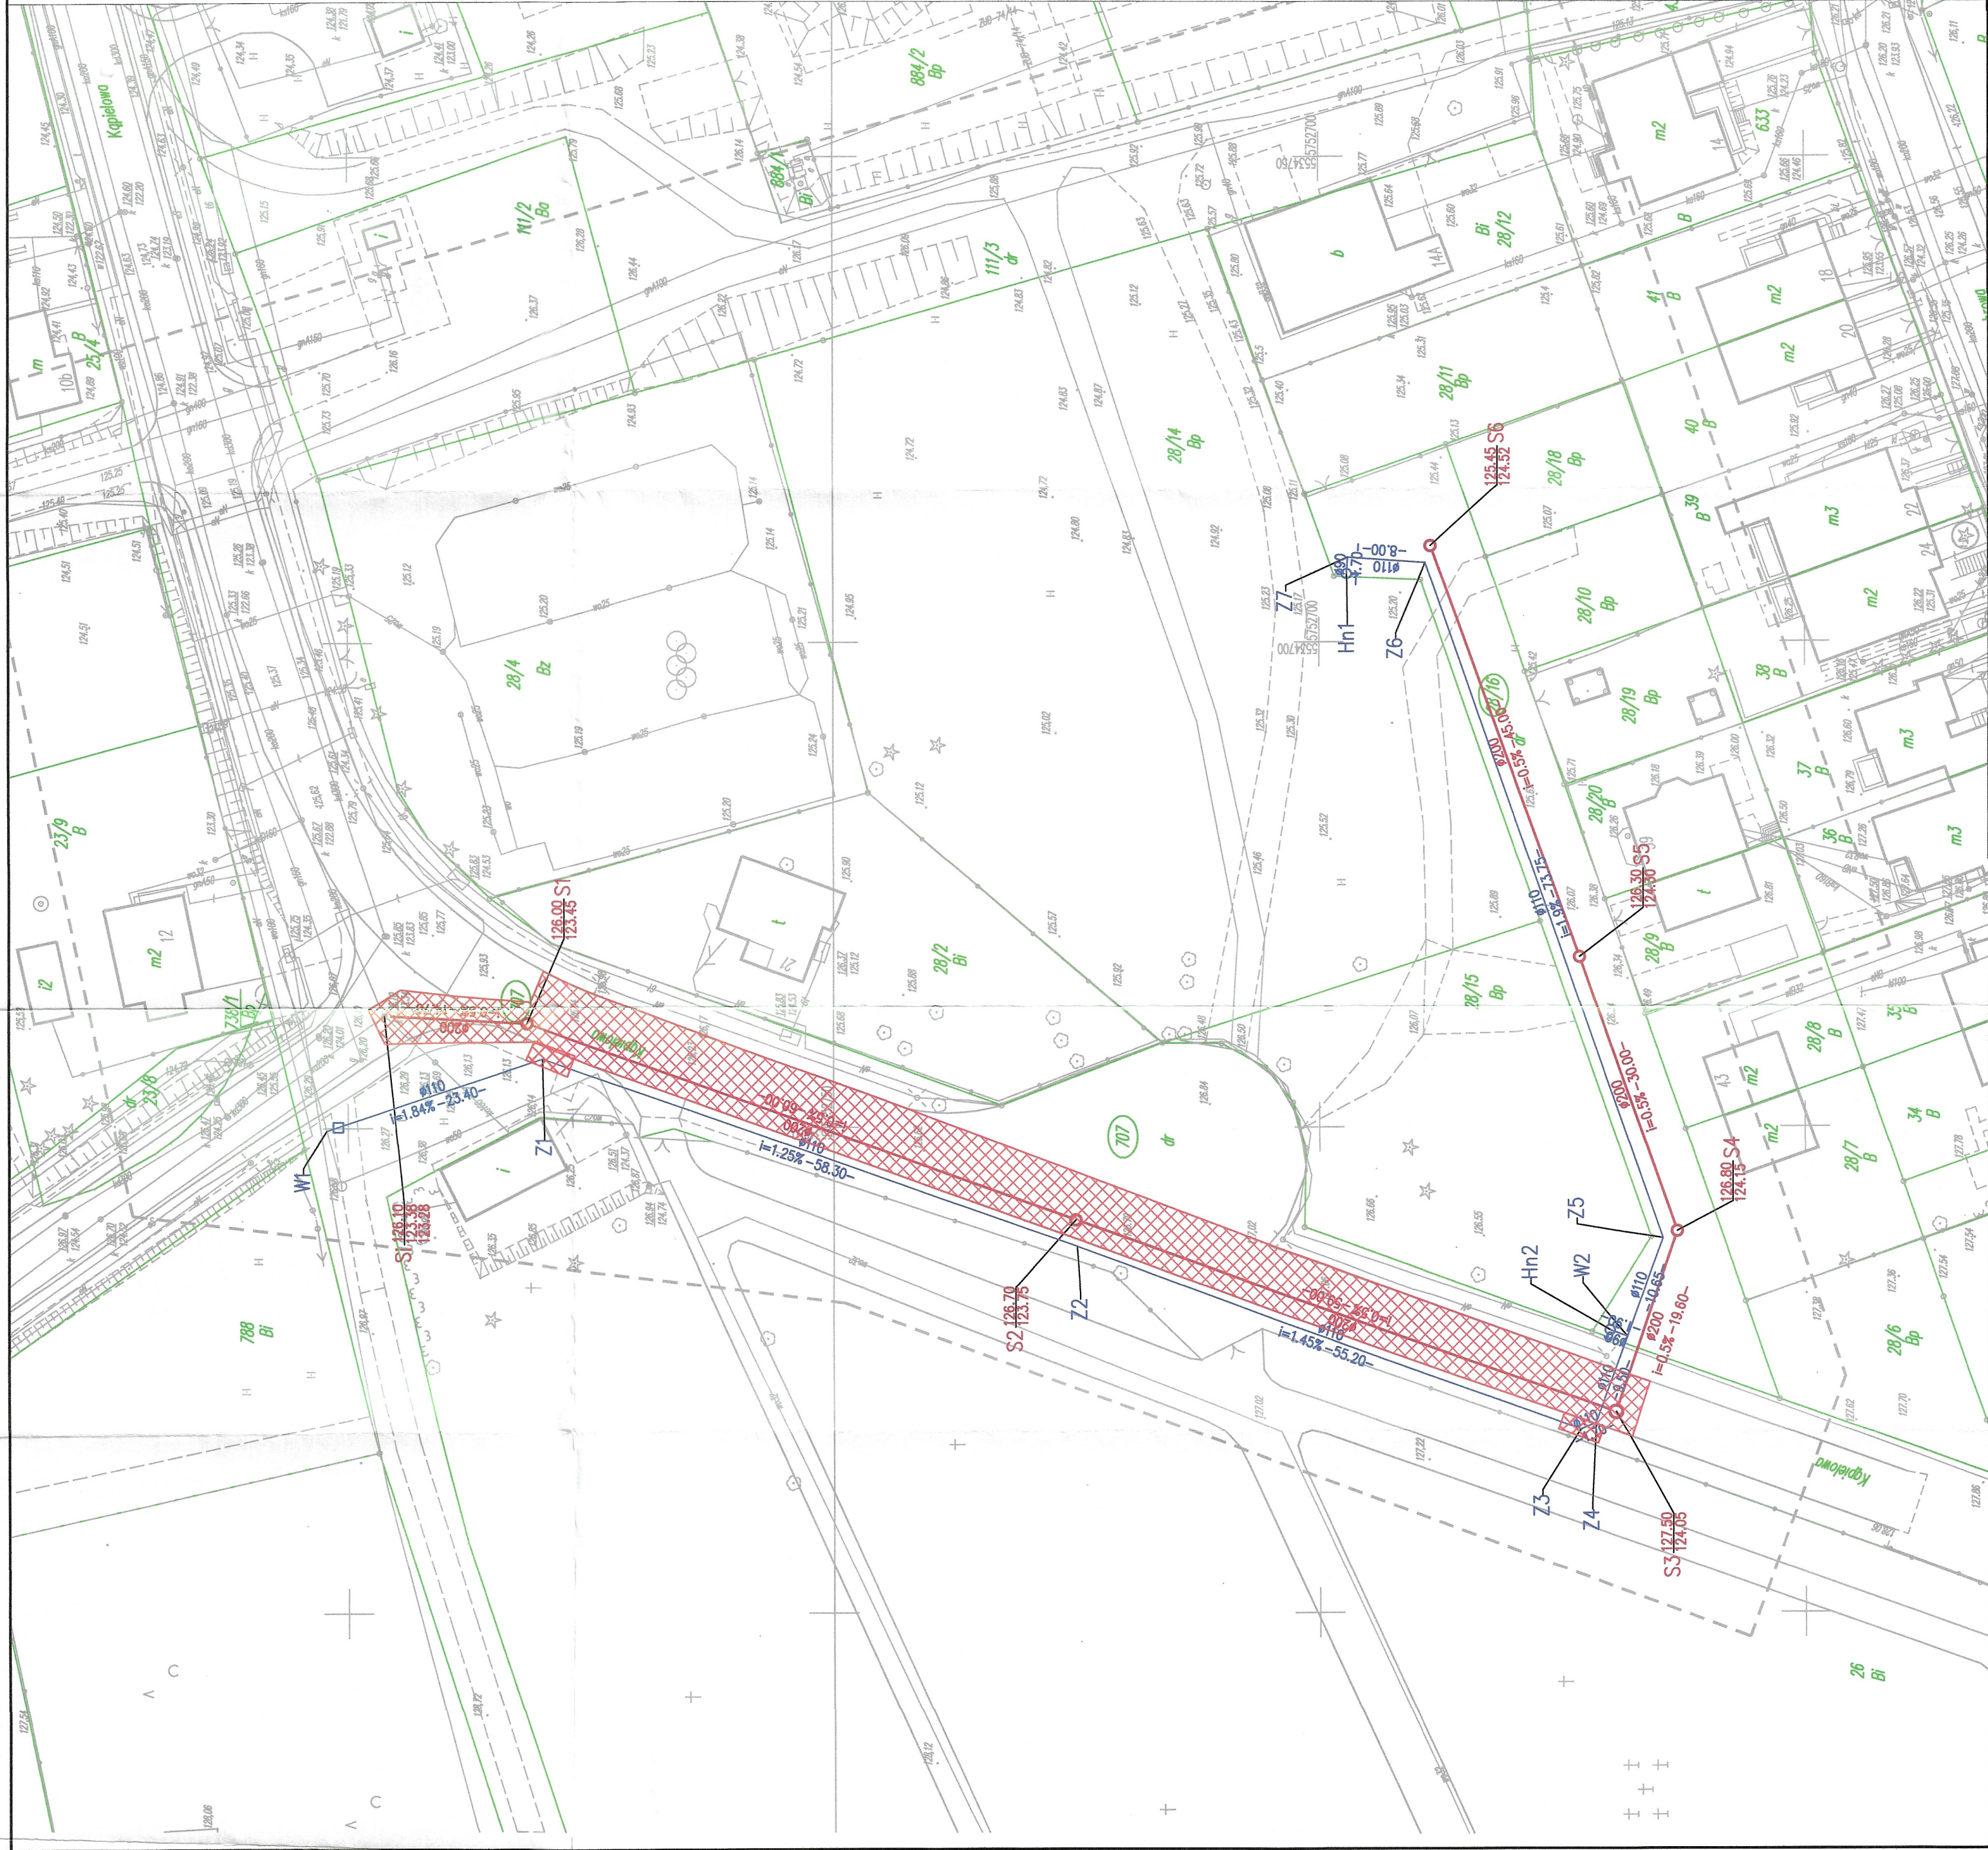

BIURO PROJEKTOWO - USŁUGOWE
"BART" BARTOSZ CHRASSTEK

66-016 Zielona Góra, ul. Łężyca - Makowa 20

tel. kom. 507158456

NIP 973-054-64-86 email: bchrasstek@interia.pl

PROJEKT BUDOWY SIECI WODOCIĄGOWEJ
ORAZ KANALIZACJI SANITARNEJ
W UL. JĘDRZYCHÓW - KĄPIEŁOWA
W MIEJSCOWOŚCI ZIELONA GÓRA.

PROJEKT ZAGOSPODAROWANIA TERENU

skala 1:500

OBIEKT:	imię i nazwisko:	uprawnienia:	data i podpis:	nr rys.
	mgr inż. Bartosz Chrasstek	do projektowania bez ograniczeń w spec. instalacji w zakresie sieci, instalacji i urządzeń ciepłych, wentylacyjnych, gazowych, wodociągowych i kanalizacyjnych nr ewid. LBS/0023/PWOS/10	08-2019	2